


西部水道用水供給事業水道施設再整備基本構想業務委託実施設計図
 図1 西部水道用水供給事業の施設

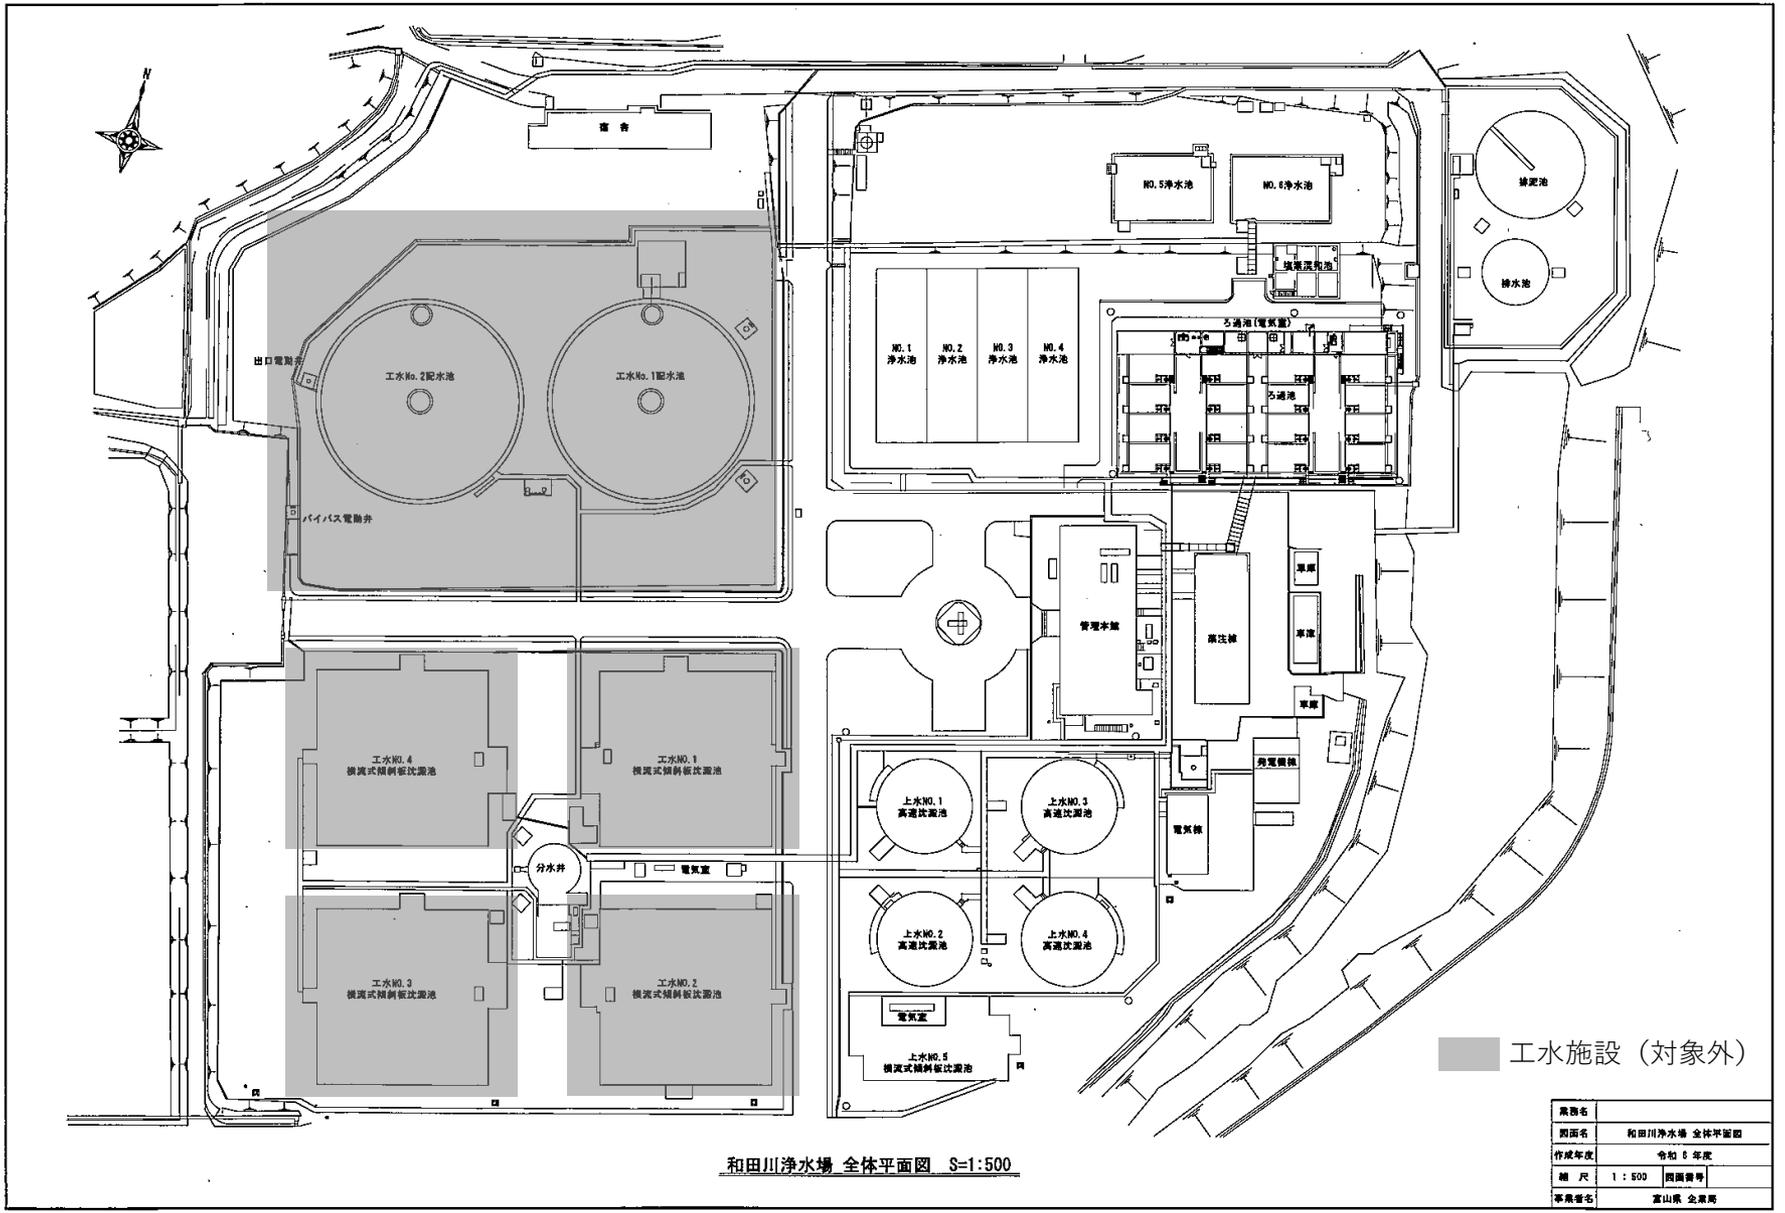

和田川浄水場 全体平面図 S=1:500


■ 工水施設 (対象外)

業務名	和田川浄水場 全体平面図
作成年度	令和 5 年度
縮尺	1 : 500 図面番号
事業者名	富山県 企業局

西部水道用水供給事業水道施設再整備基本構想業務委託
 実施設計図
 図2 和田川浄水場平面図

主な水道施設の水位高低図



■ 県企業局の送水管
 委託範囲の配水池

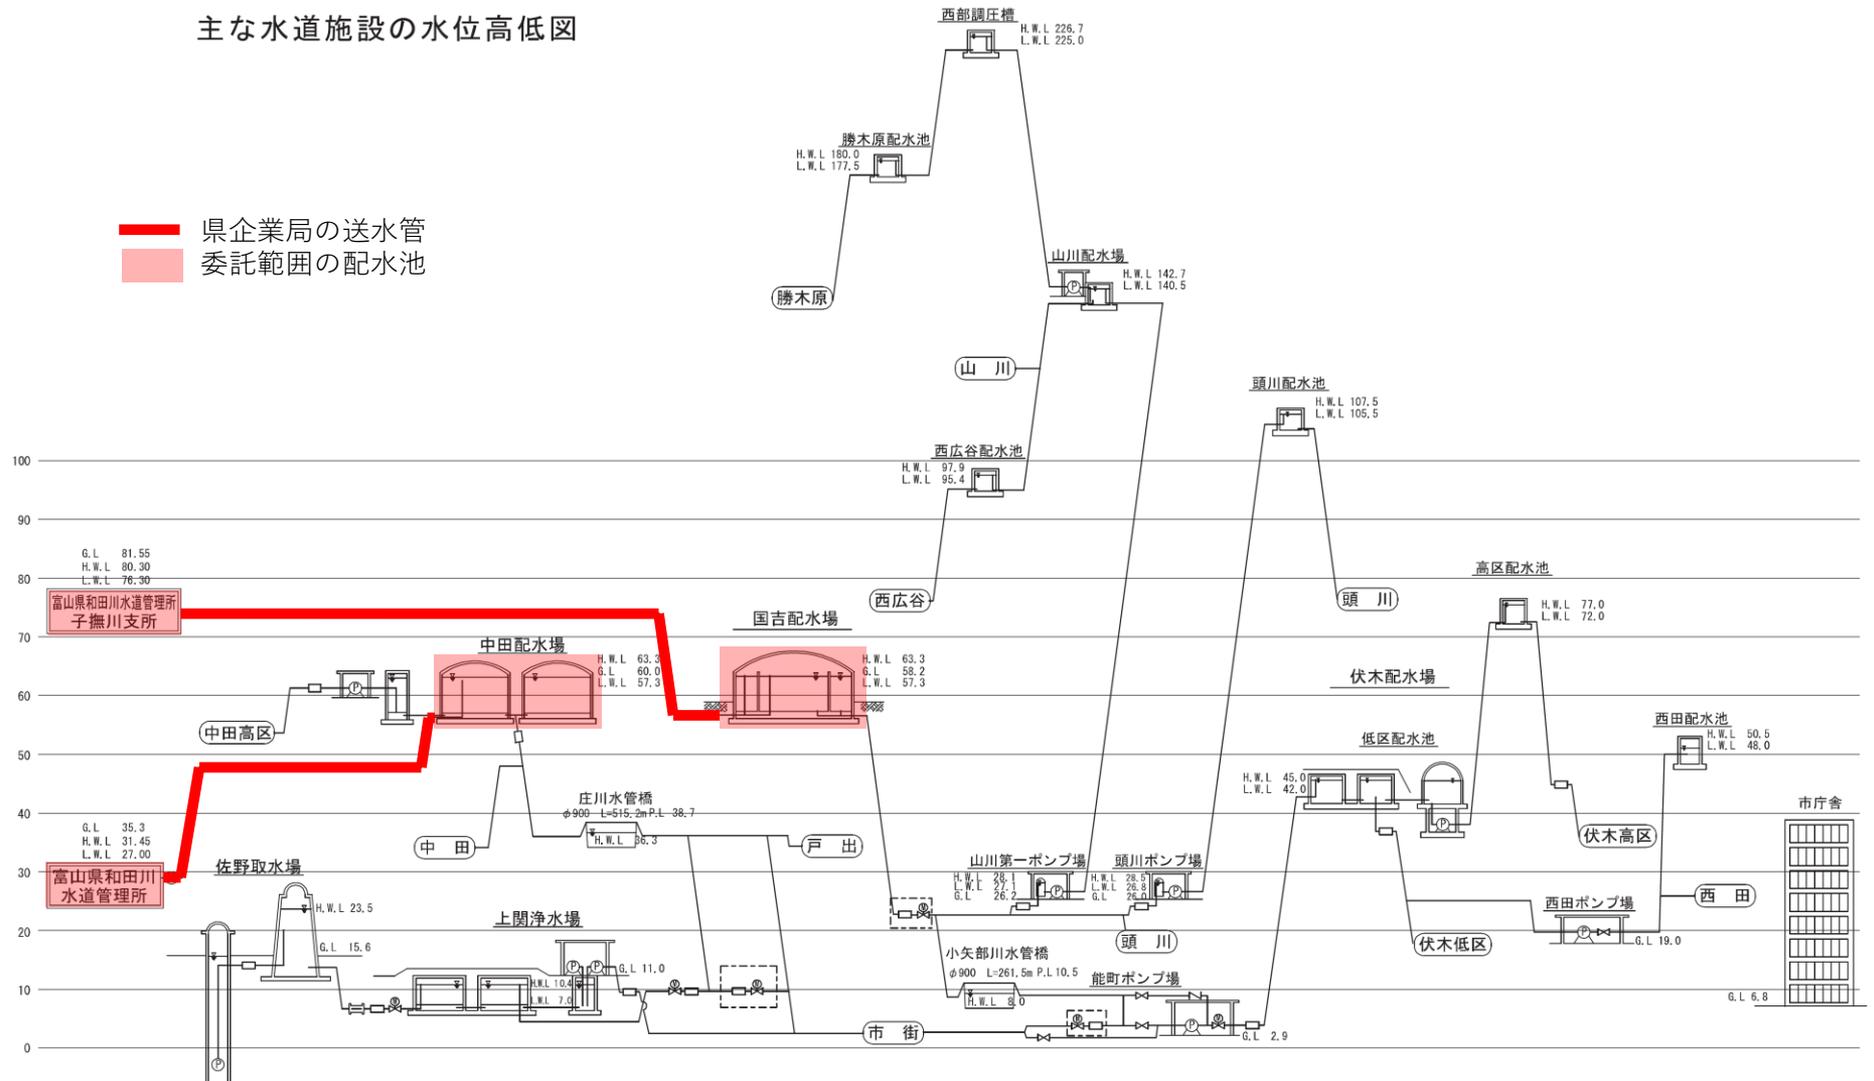

西部水道用水供給事業水道施設再整備基本構想業務委託
 実施設計図
 図4 高岡市水高図1


主な水道施設の水位高低図（福岡町地区）

- 県企業局の送水管
- 委託範囲の配水池

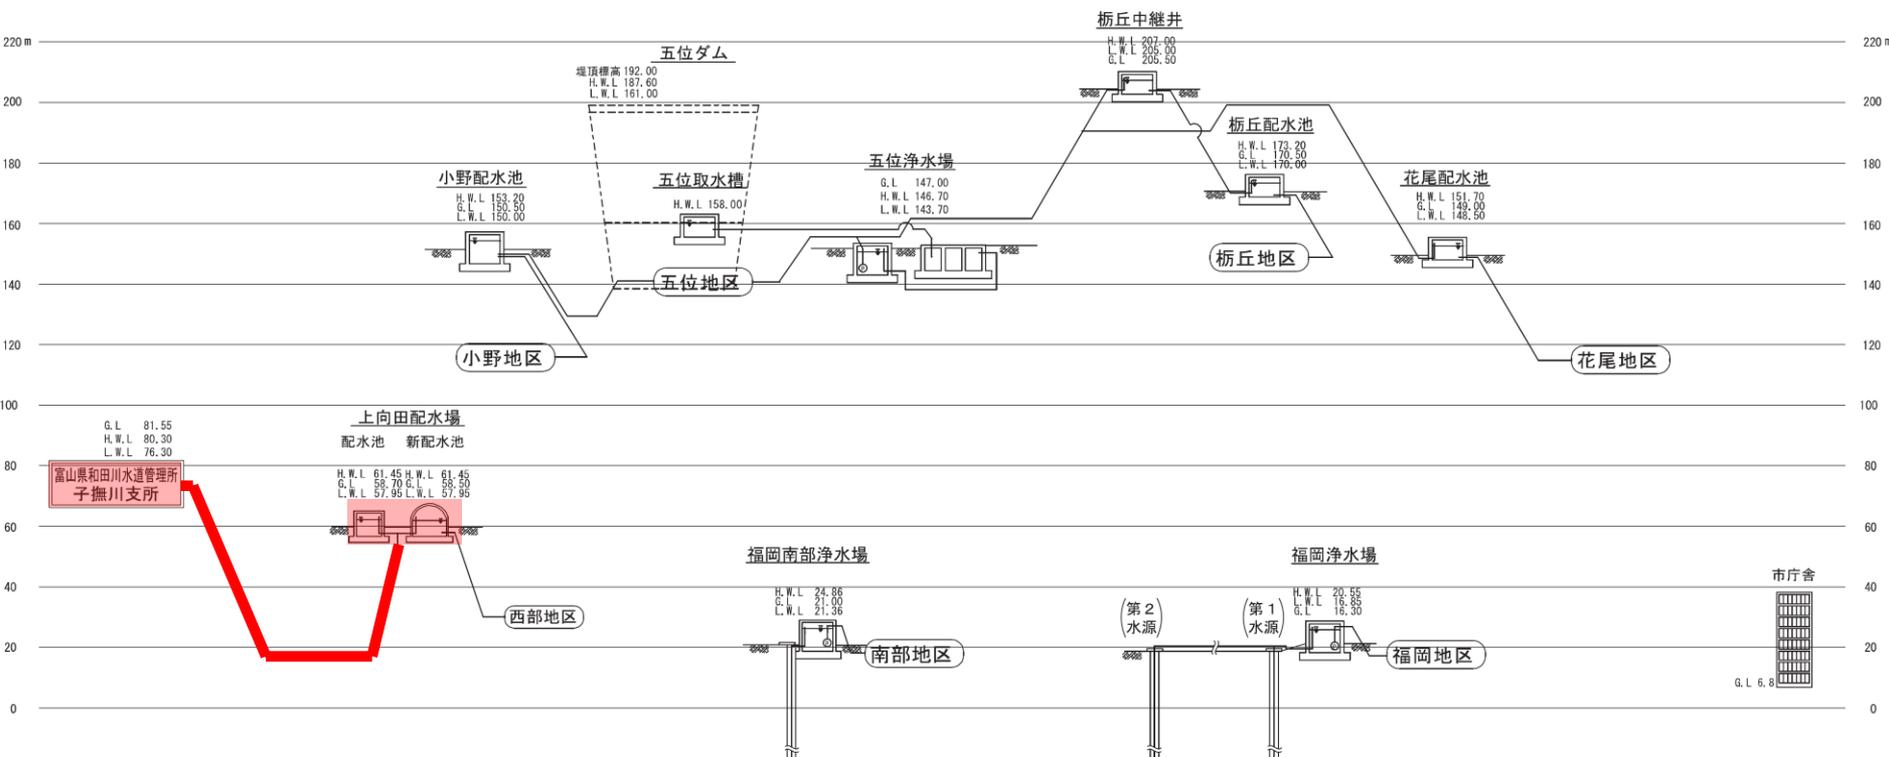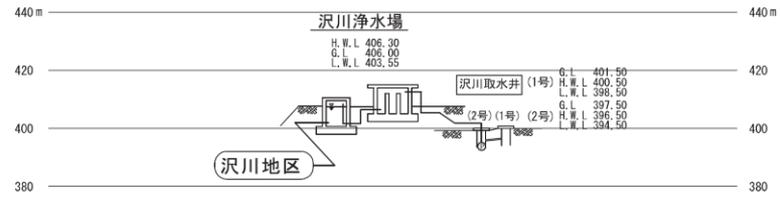


富山県和田川水道管理所
子撫川支所

市庁舎

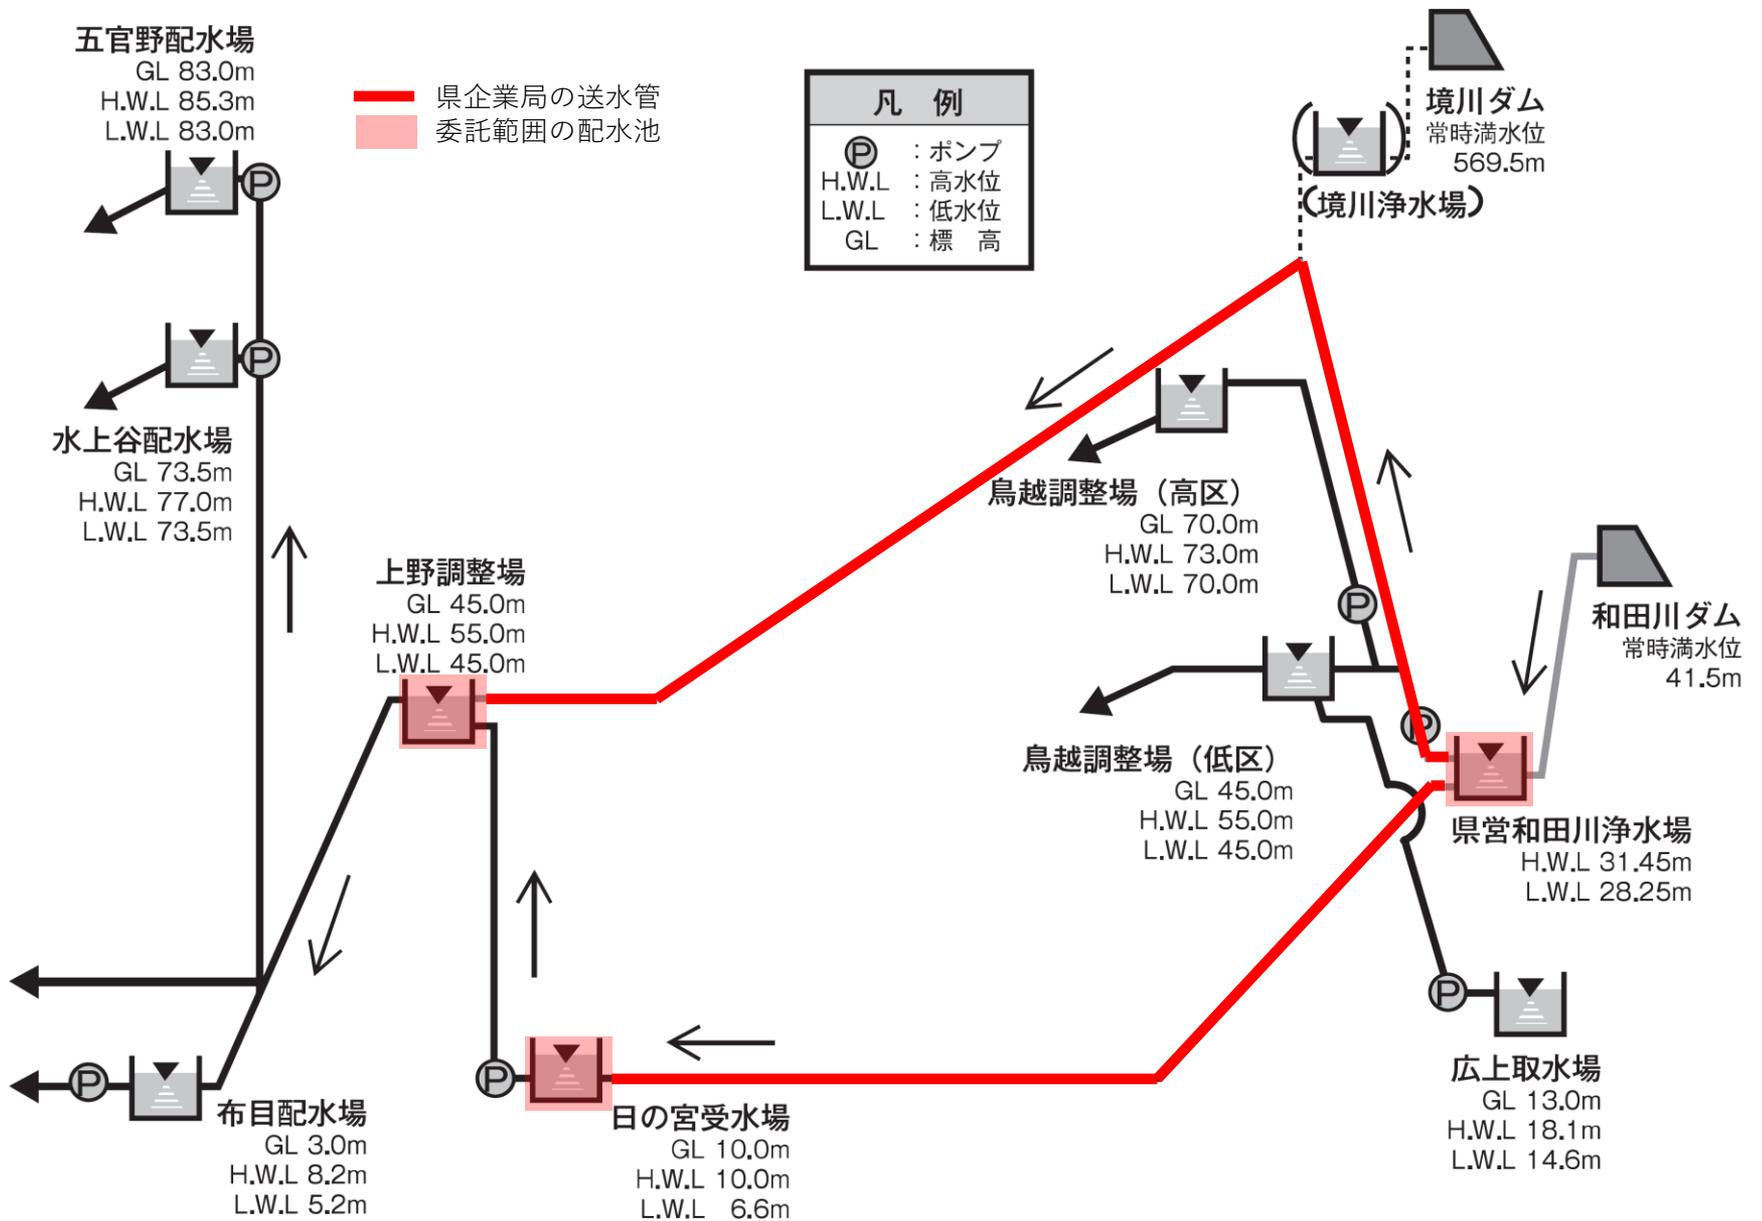


西部水道用水供給事業水道施設再整備基本構想業務委託
 実施設計図
 図6 射水市水高図

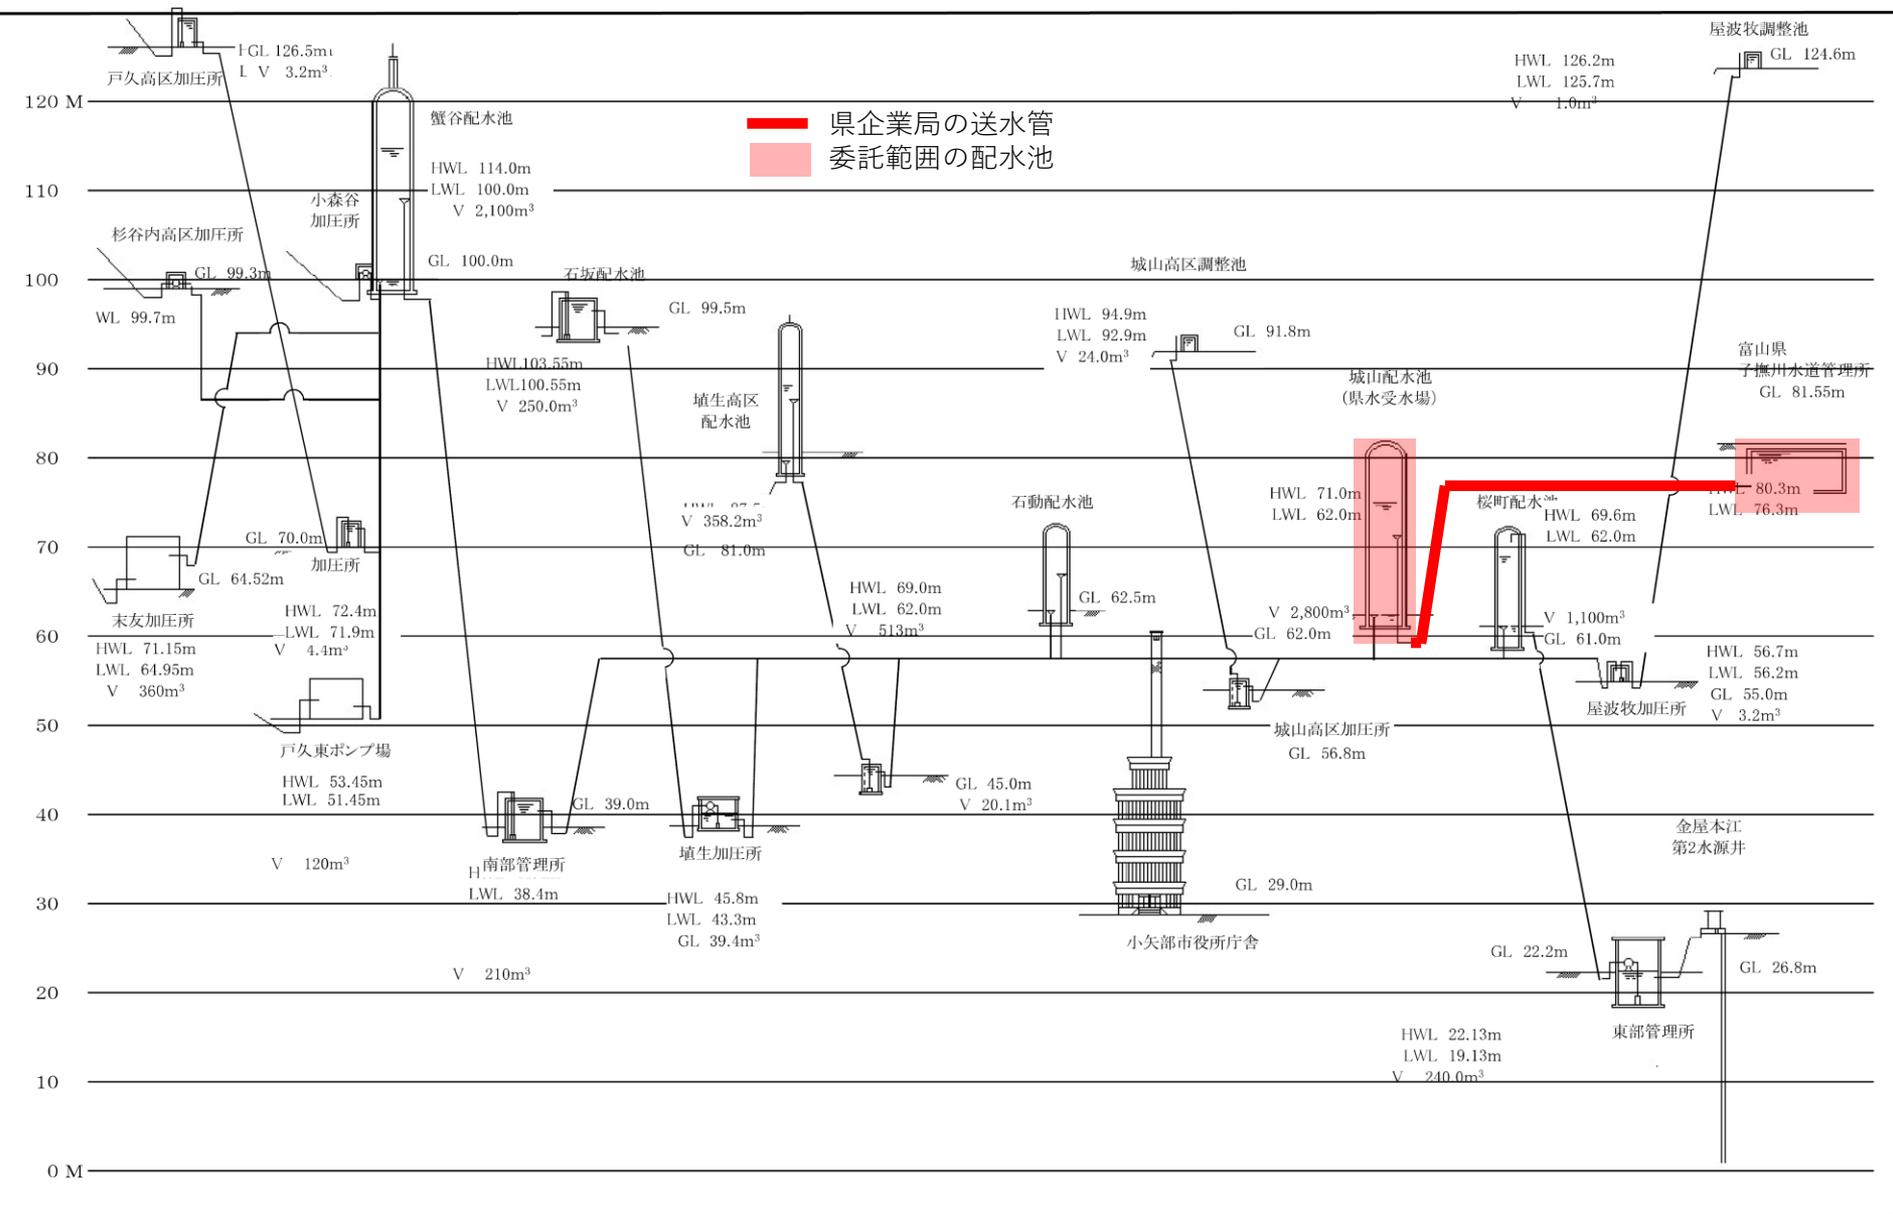

西部水道用水供給事業水道施設再整備基本構想業務委託
 実施設計図
 図7 小矢部市水高図1


(4) 小矢部市上水道水位高低図(旧簡易水道)

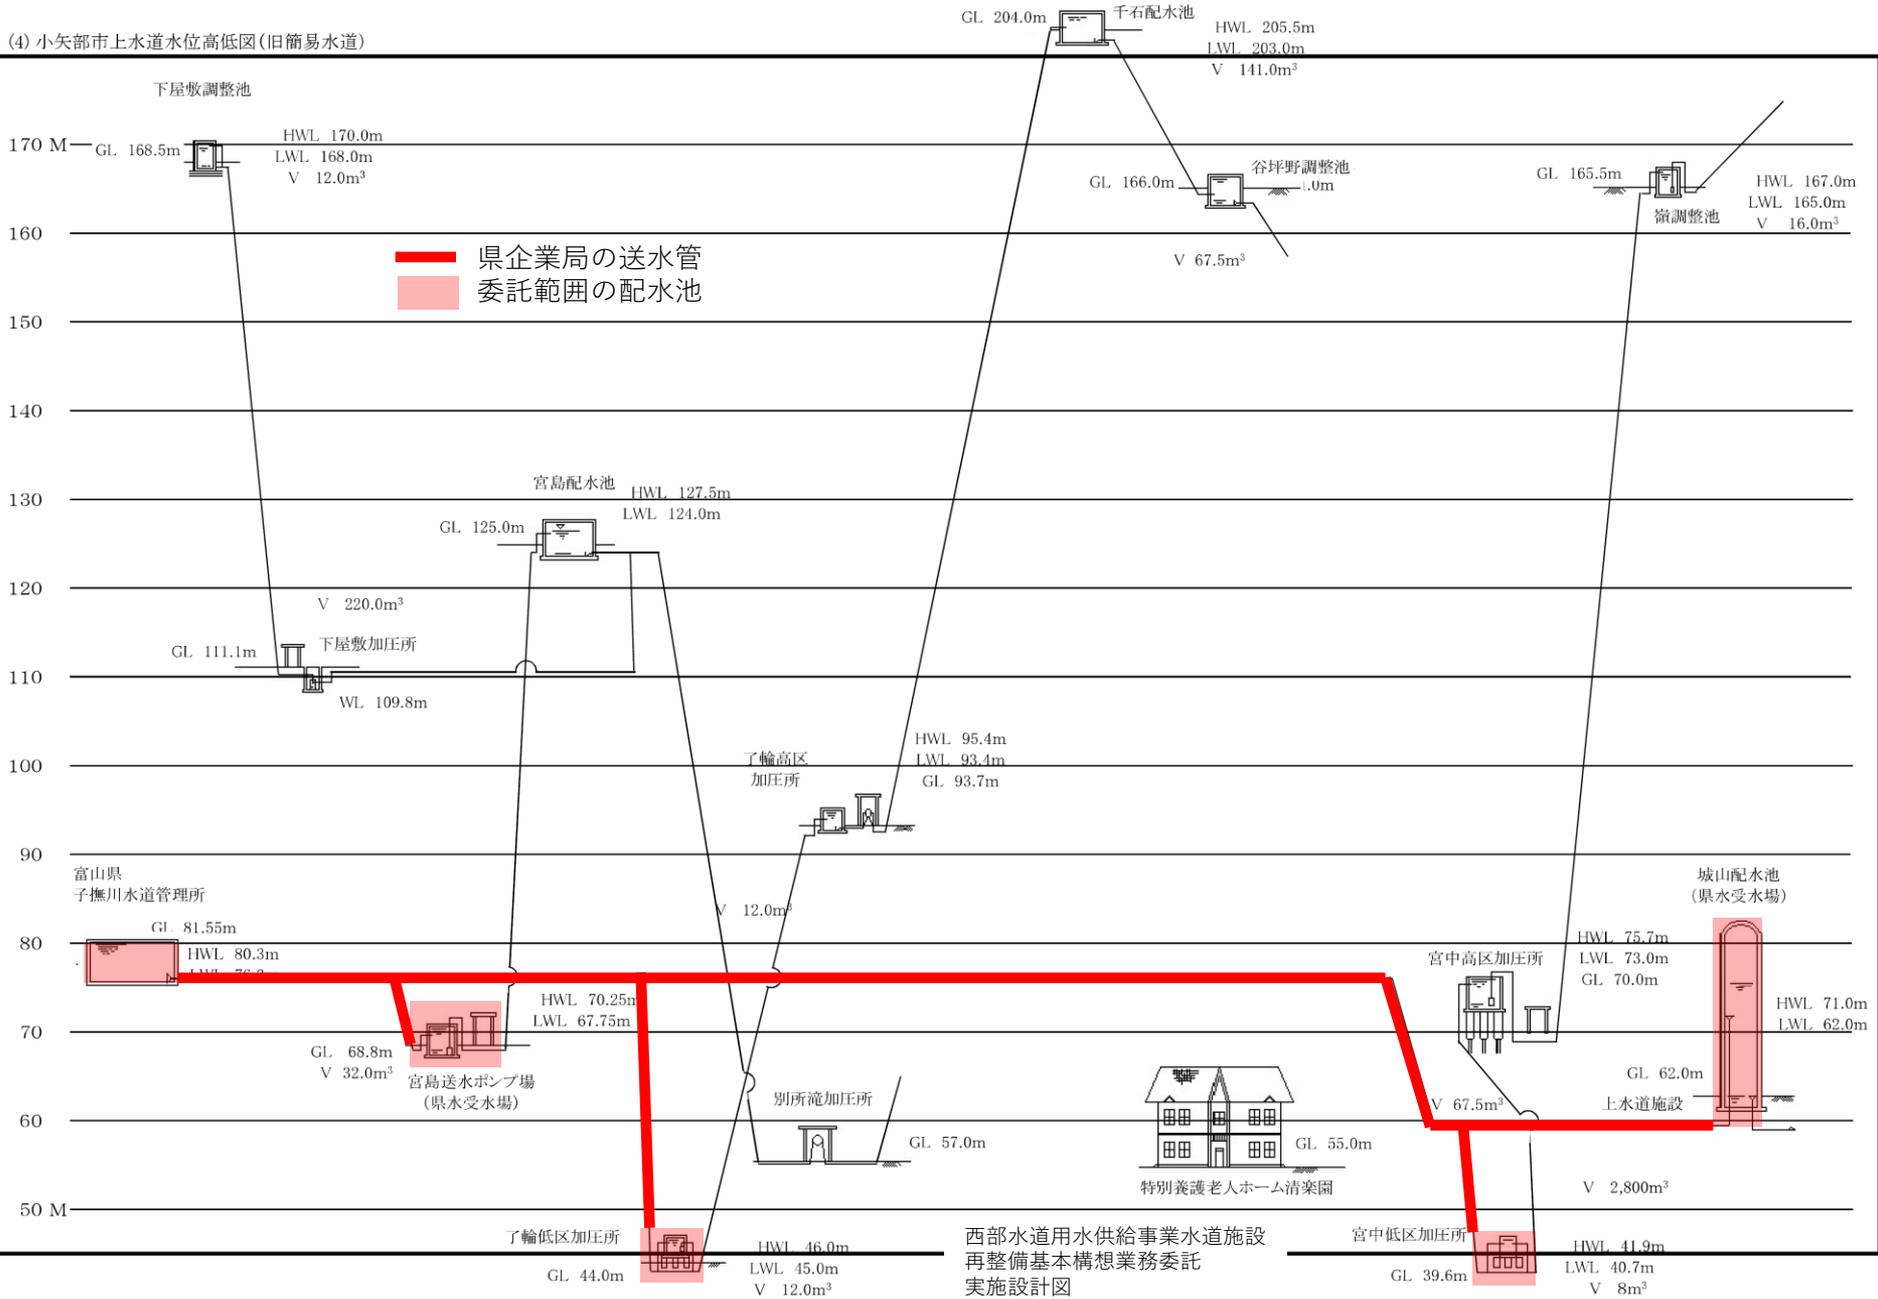


西部水道用水供給事業水道施設再整備基本構想業務委託実施設計図
 図8 小矢部市水高図2

東部幹線・澁浦幹線フローシート

■ 県企業局の送水管
■ 委託範囲の配水池

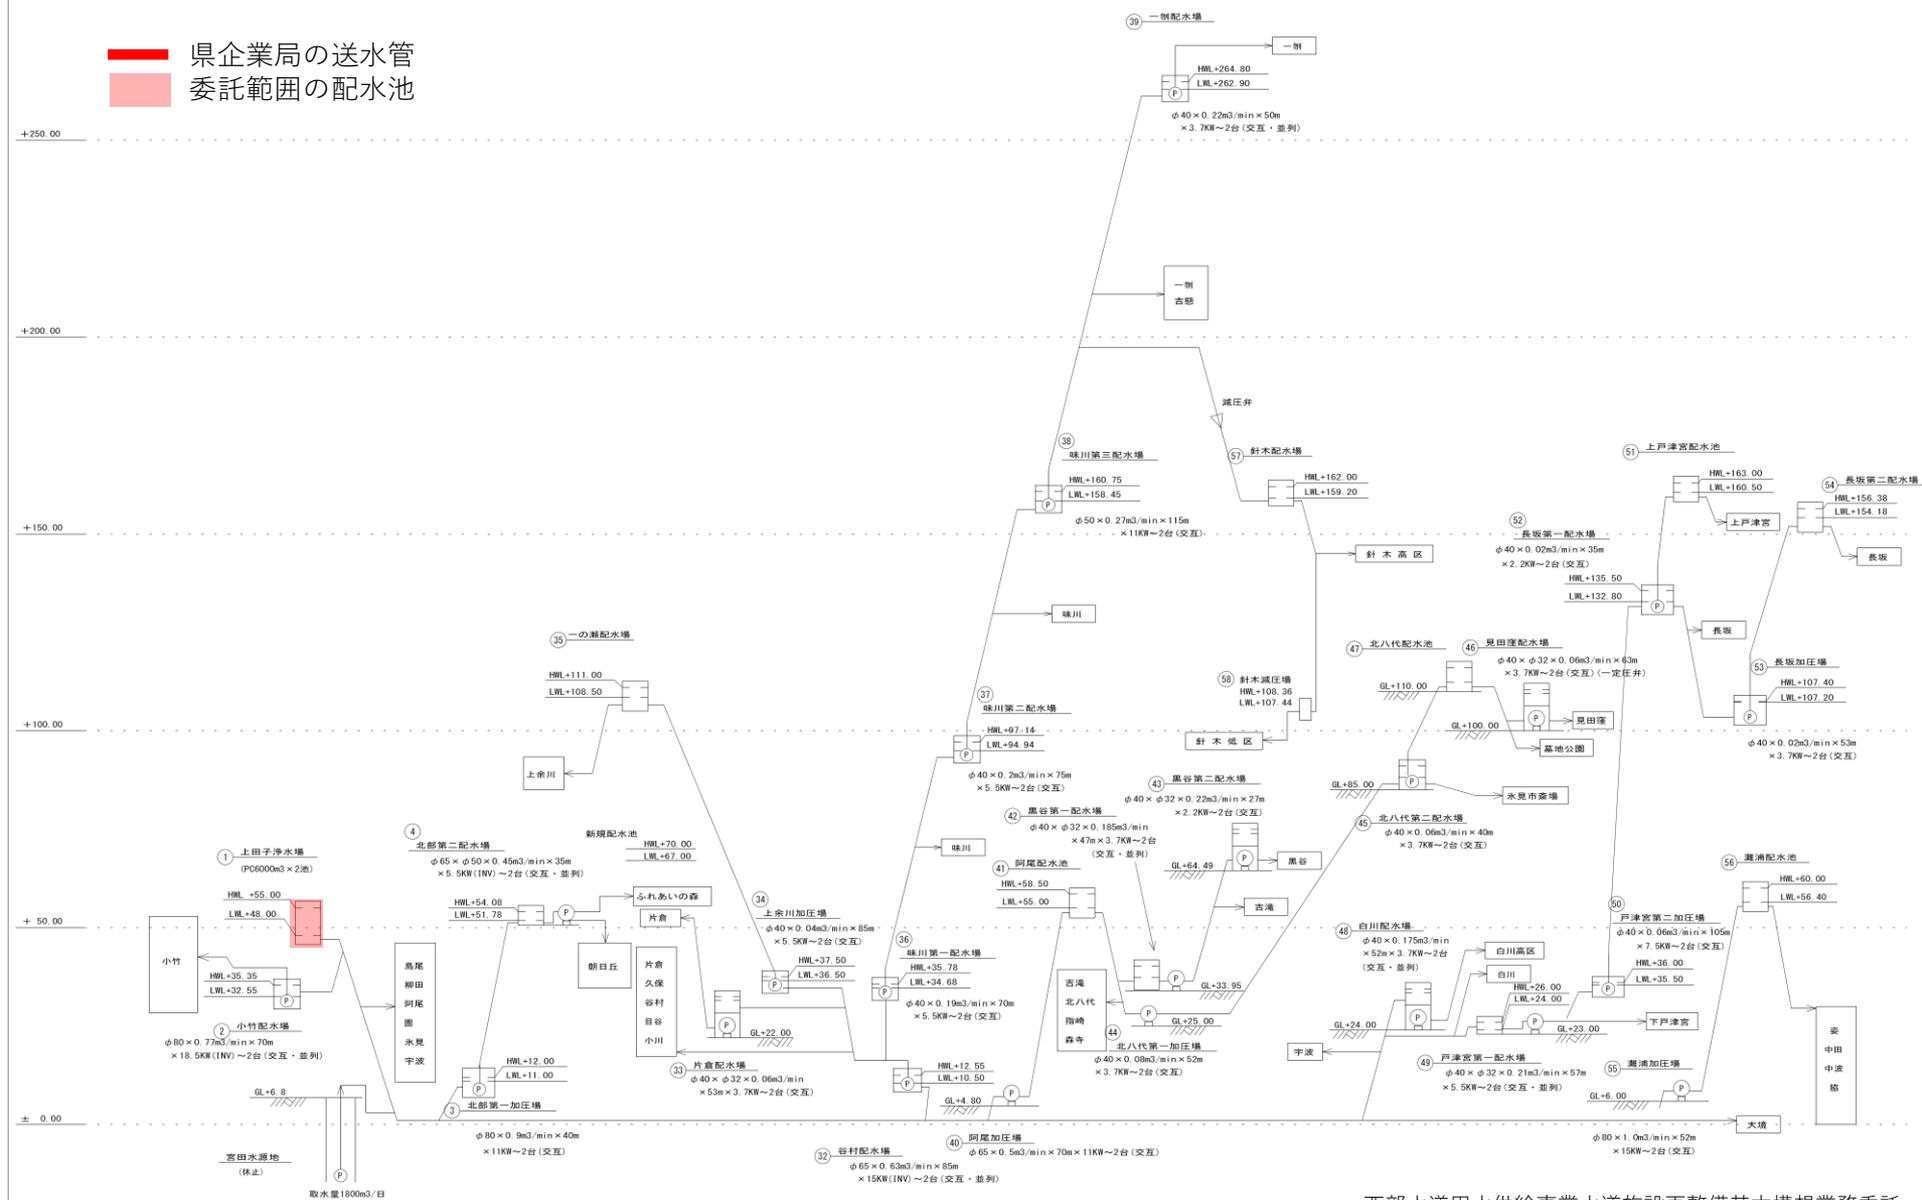


西部水道用水供給事業水道施設再整備基本構想業務委託
 実施設計図
 図10 氷見市水高図2

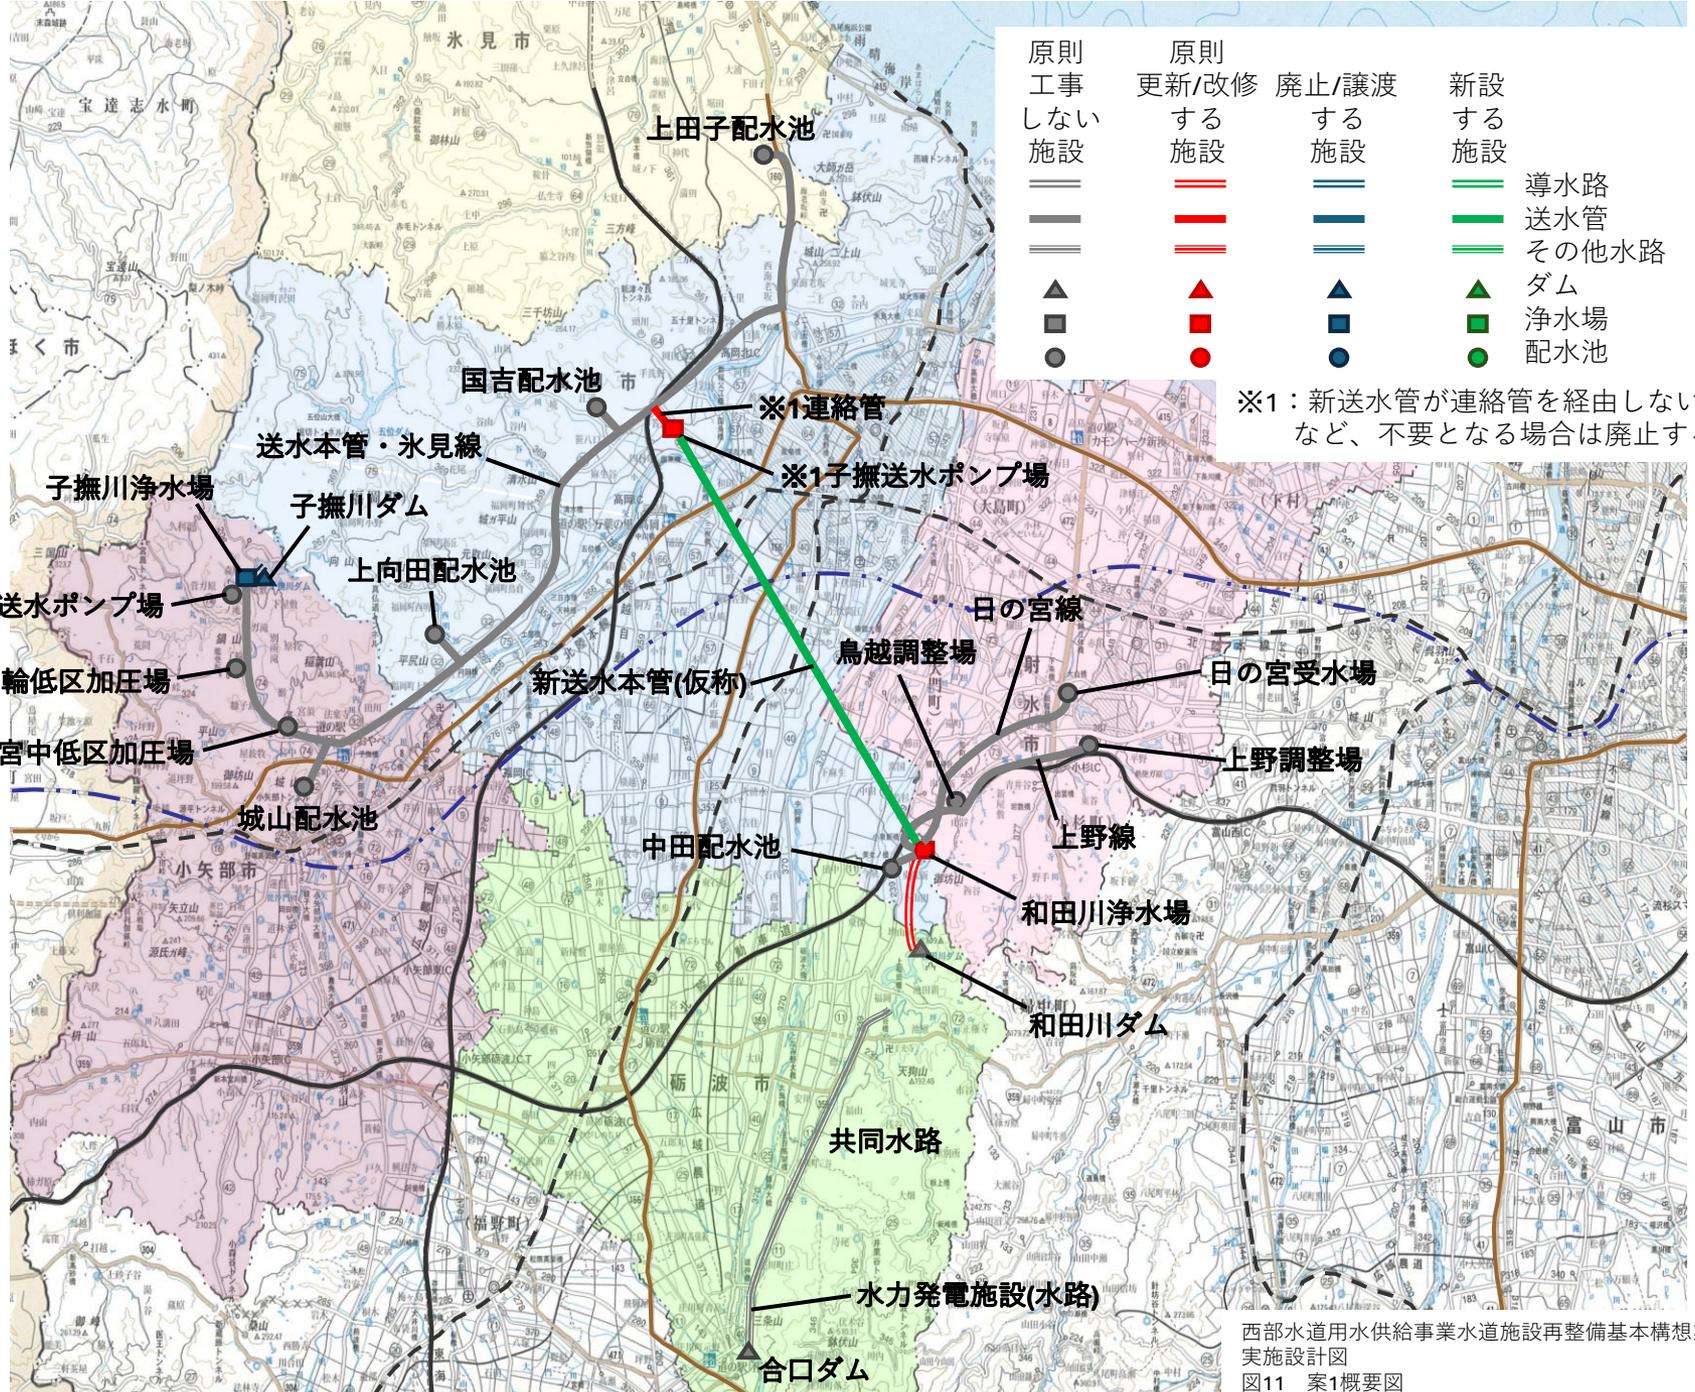


原則 工事 しない 施設	原則 更新/改修 する 施設	原則 廃止/譲渡 する 施設	新設 する 施設	
==	==	==	==	導水路
—	—	—	—	送水管
—	—	—	—	その他水路
▲	▲	▲	▲	ダム
■	■	■	■	浄水場
●	●	●	●	配水池

※1：新送水管が連絡管を経由しない
など、不要となる場合は廃止する。

西部水道用水供給事業水道施設再整備基本構想業務委託
実施設計図
図11 案1概要図

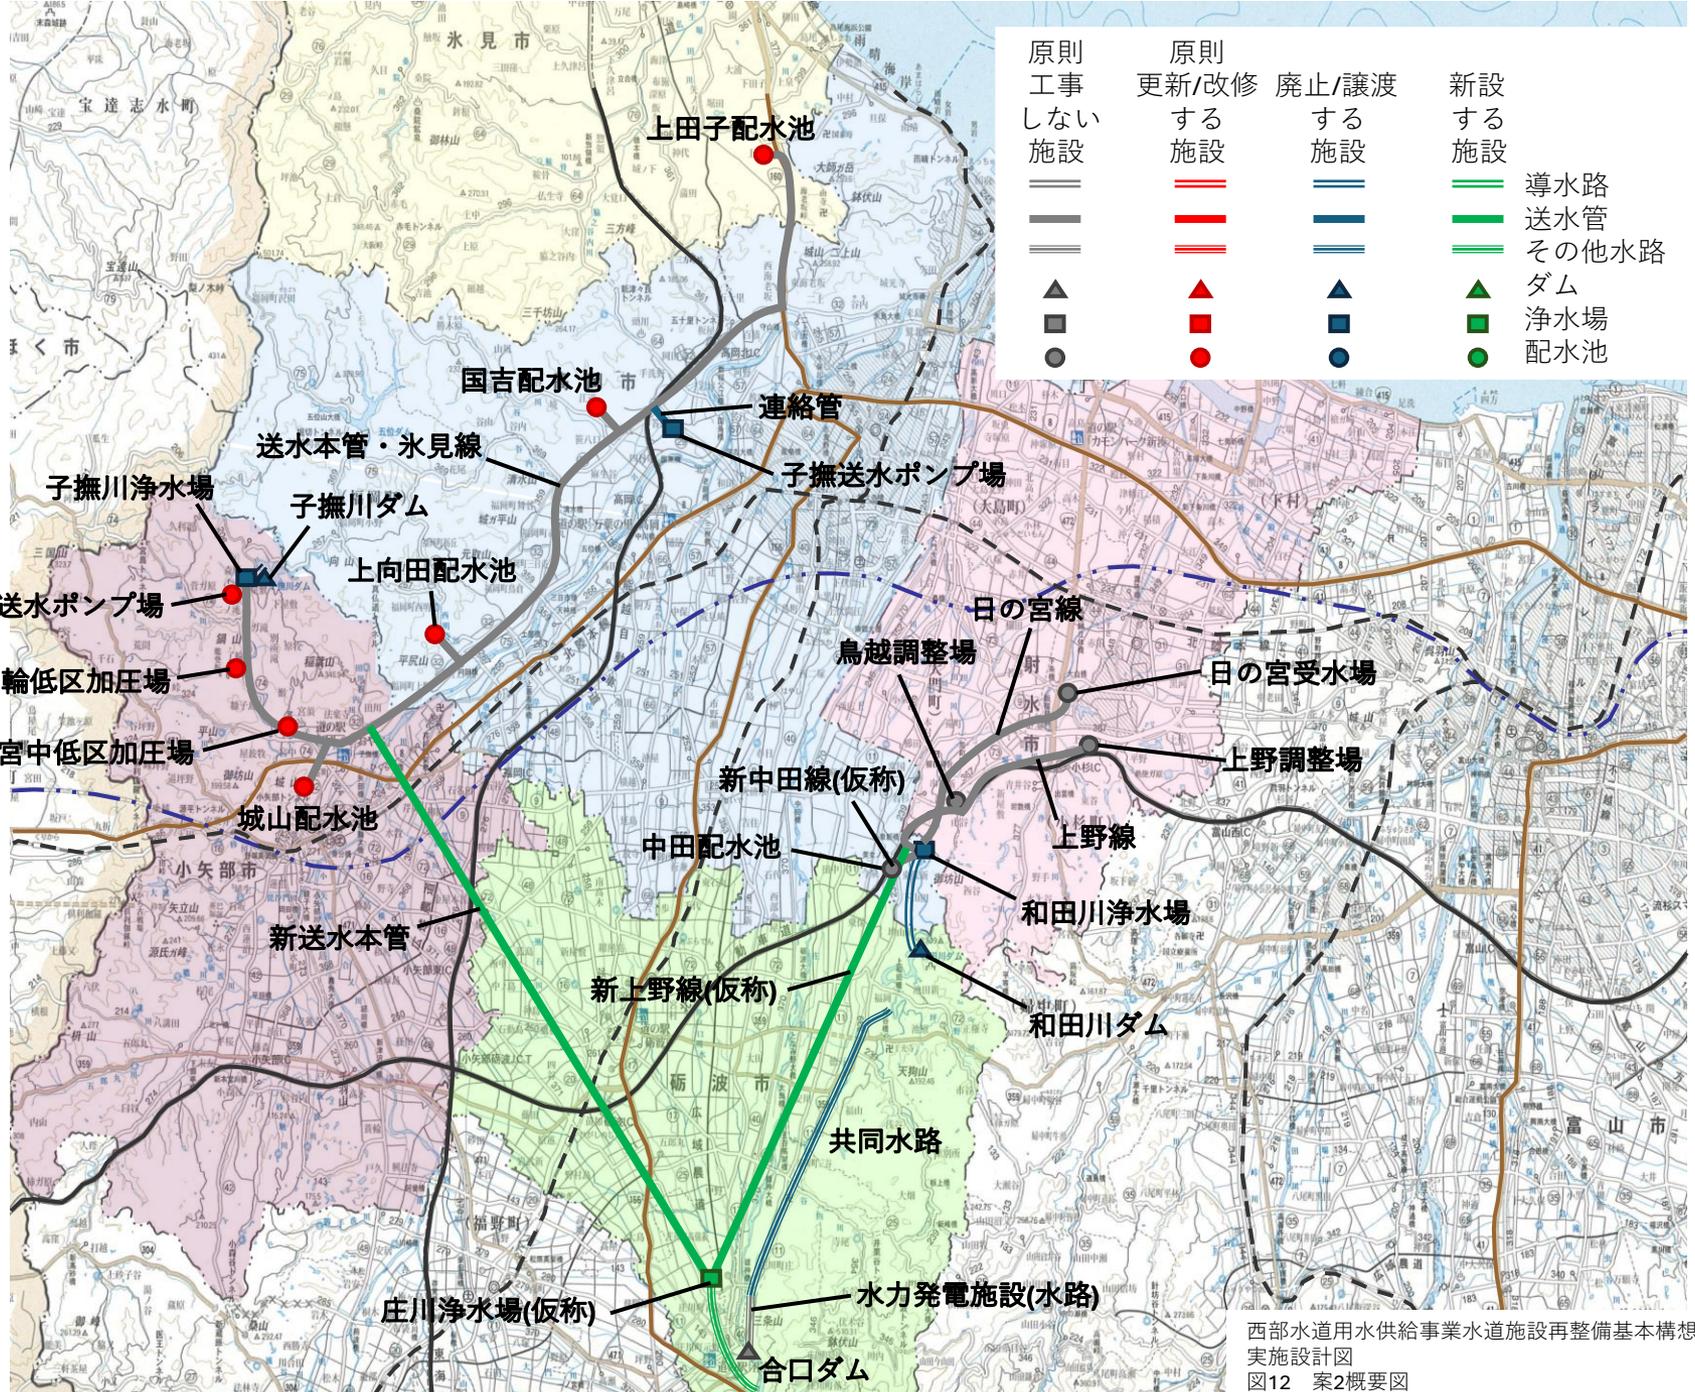

西部水道用水供給事業水道施設再整備基本構想業務委託
実施設計図
図12 案2概要図

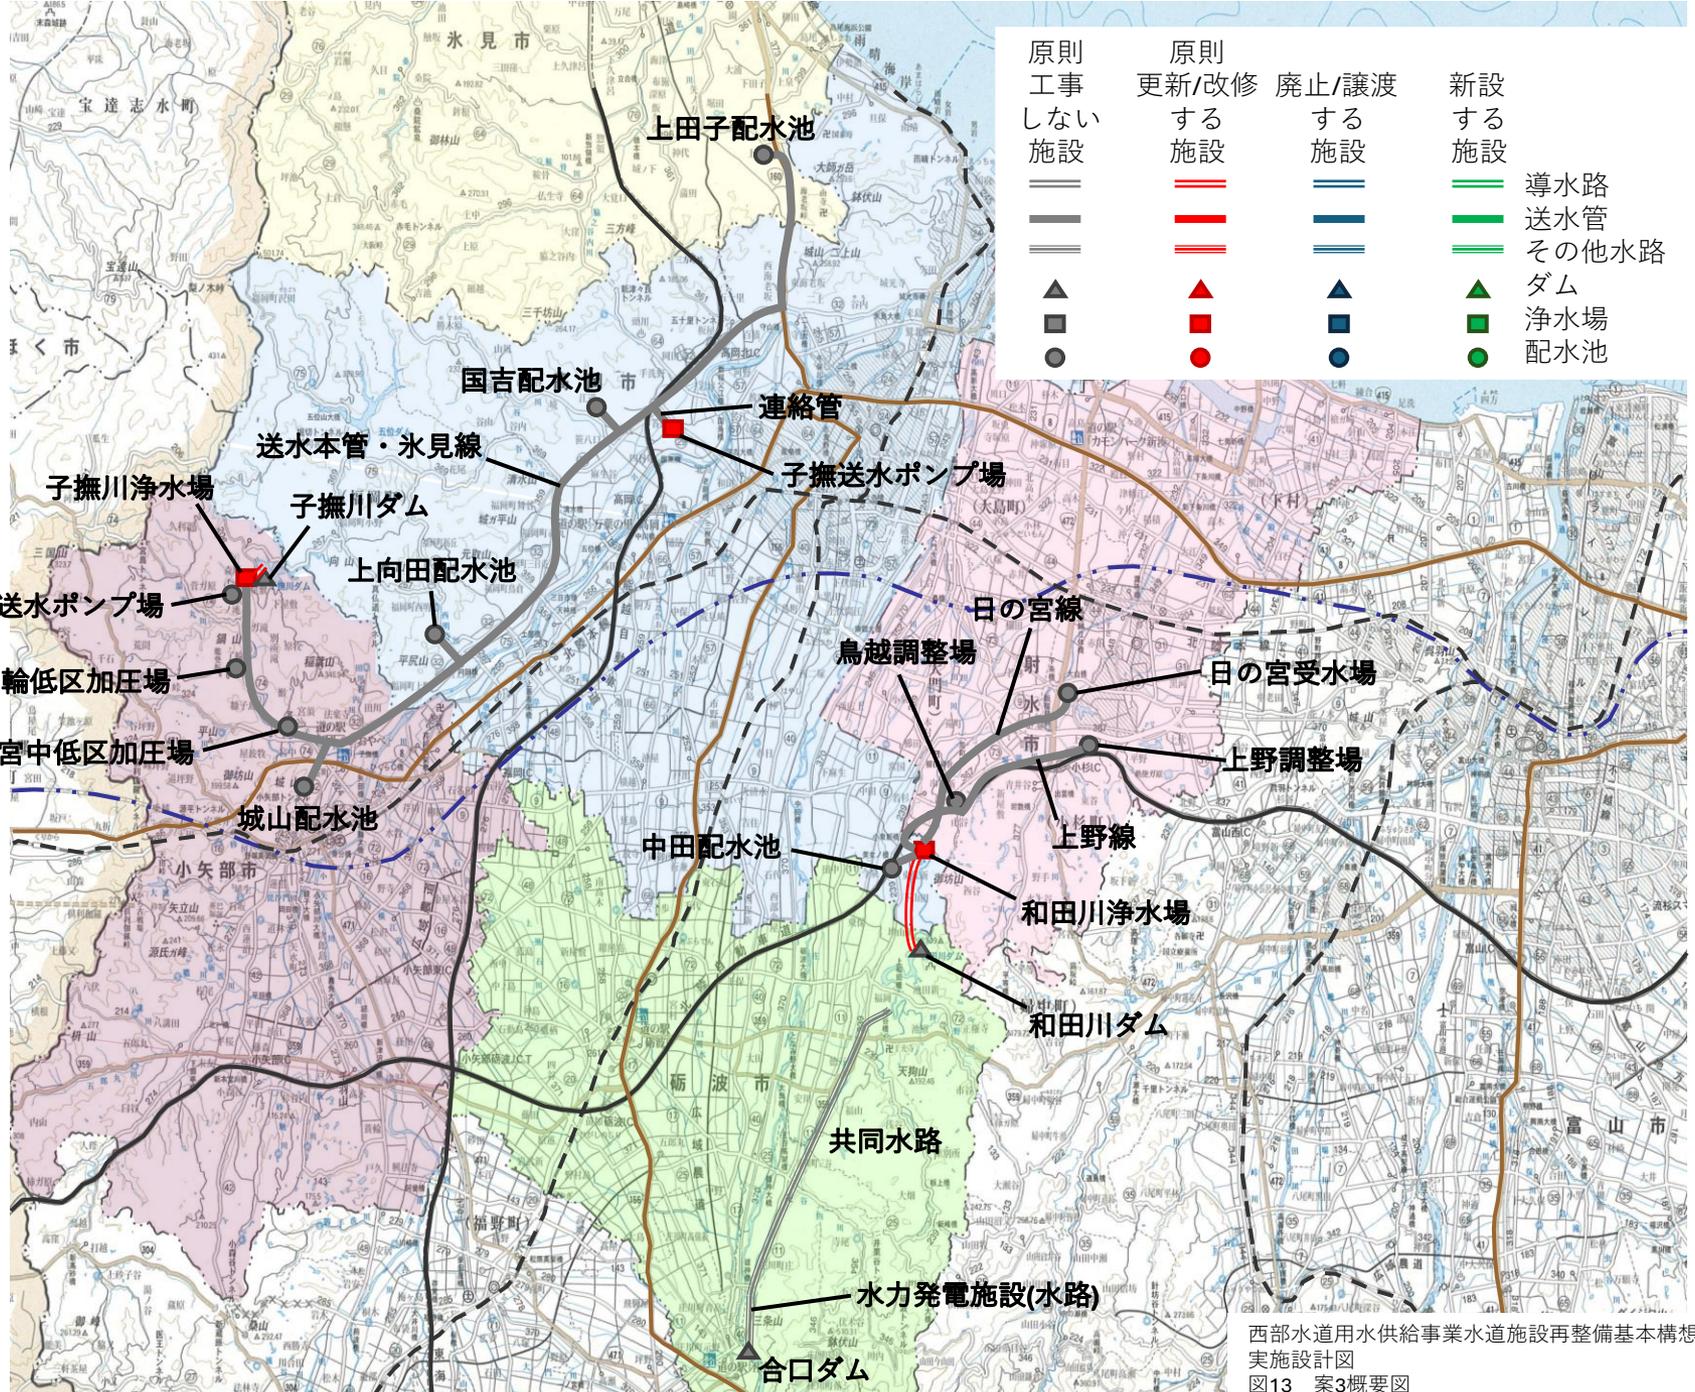

西部水道用水供給事業水道施設再整備基本構想業務委託
 実施設計図
 図13 案3概要図